


Instalacja wentylacji - rzut parteru

LEGENDA:

- wentylator łazienkowy
- nowewnik okienny o wydajności 30m³/h
- podcięcie drzwi/otwory transferowe w drzwiach
- 400 m³/h - ilość powietrza przepływającego przez dany element

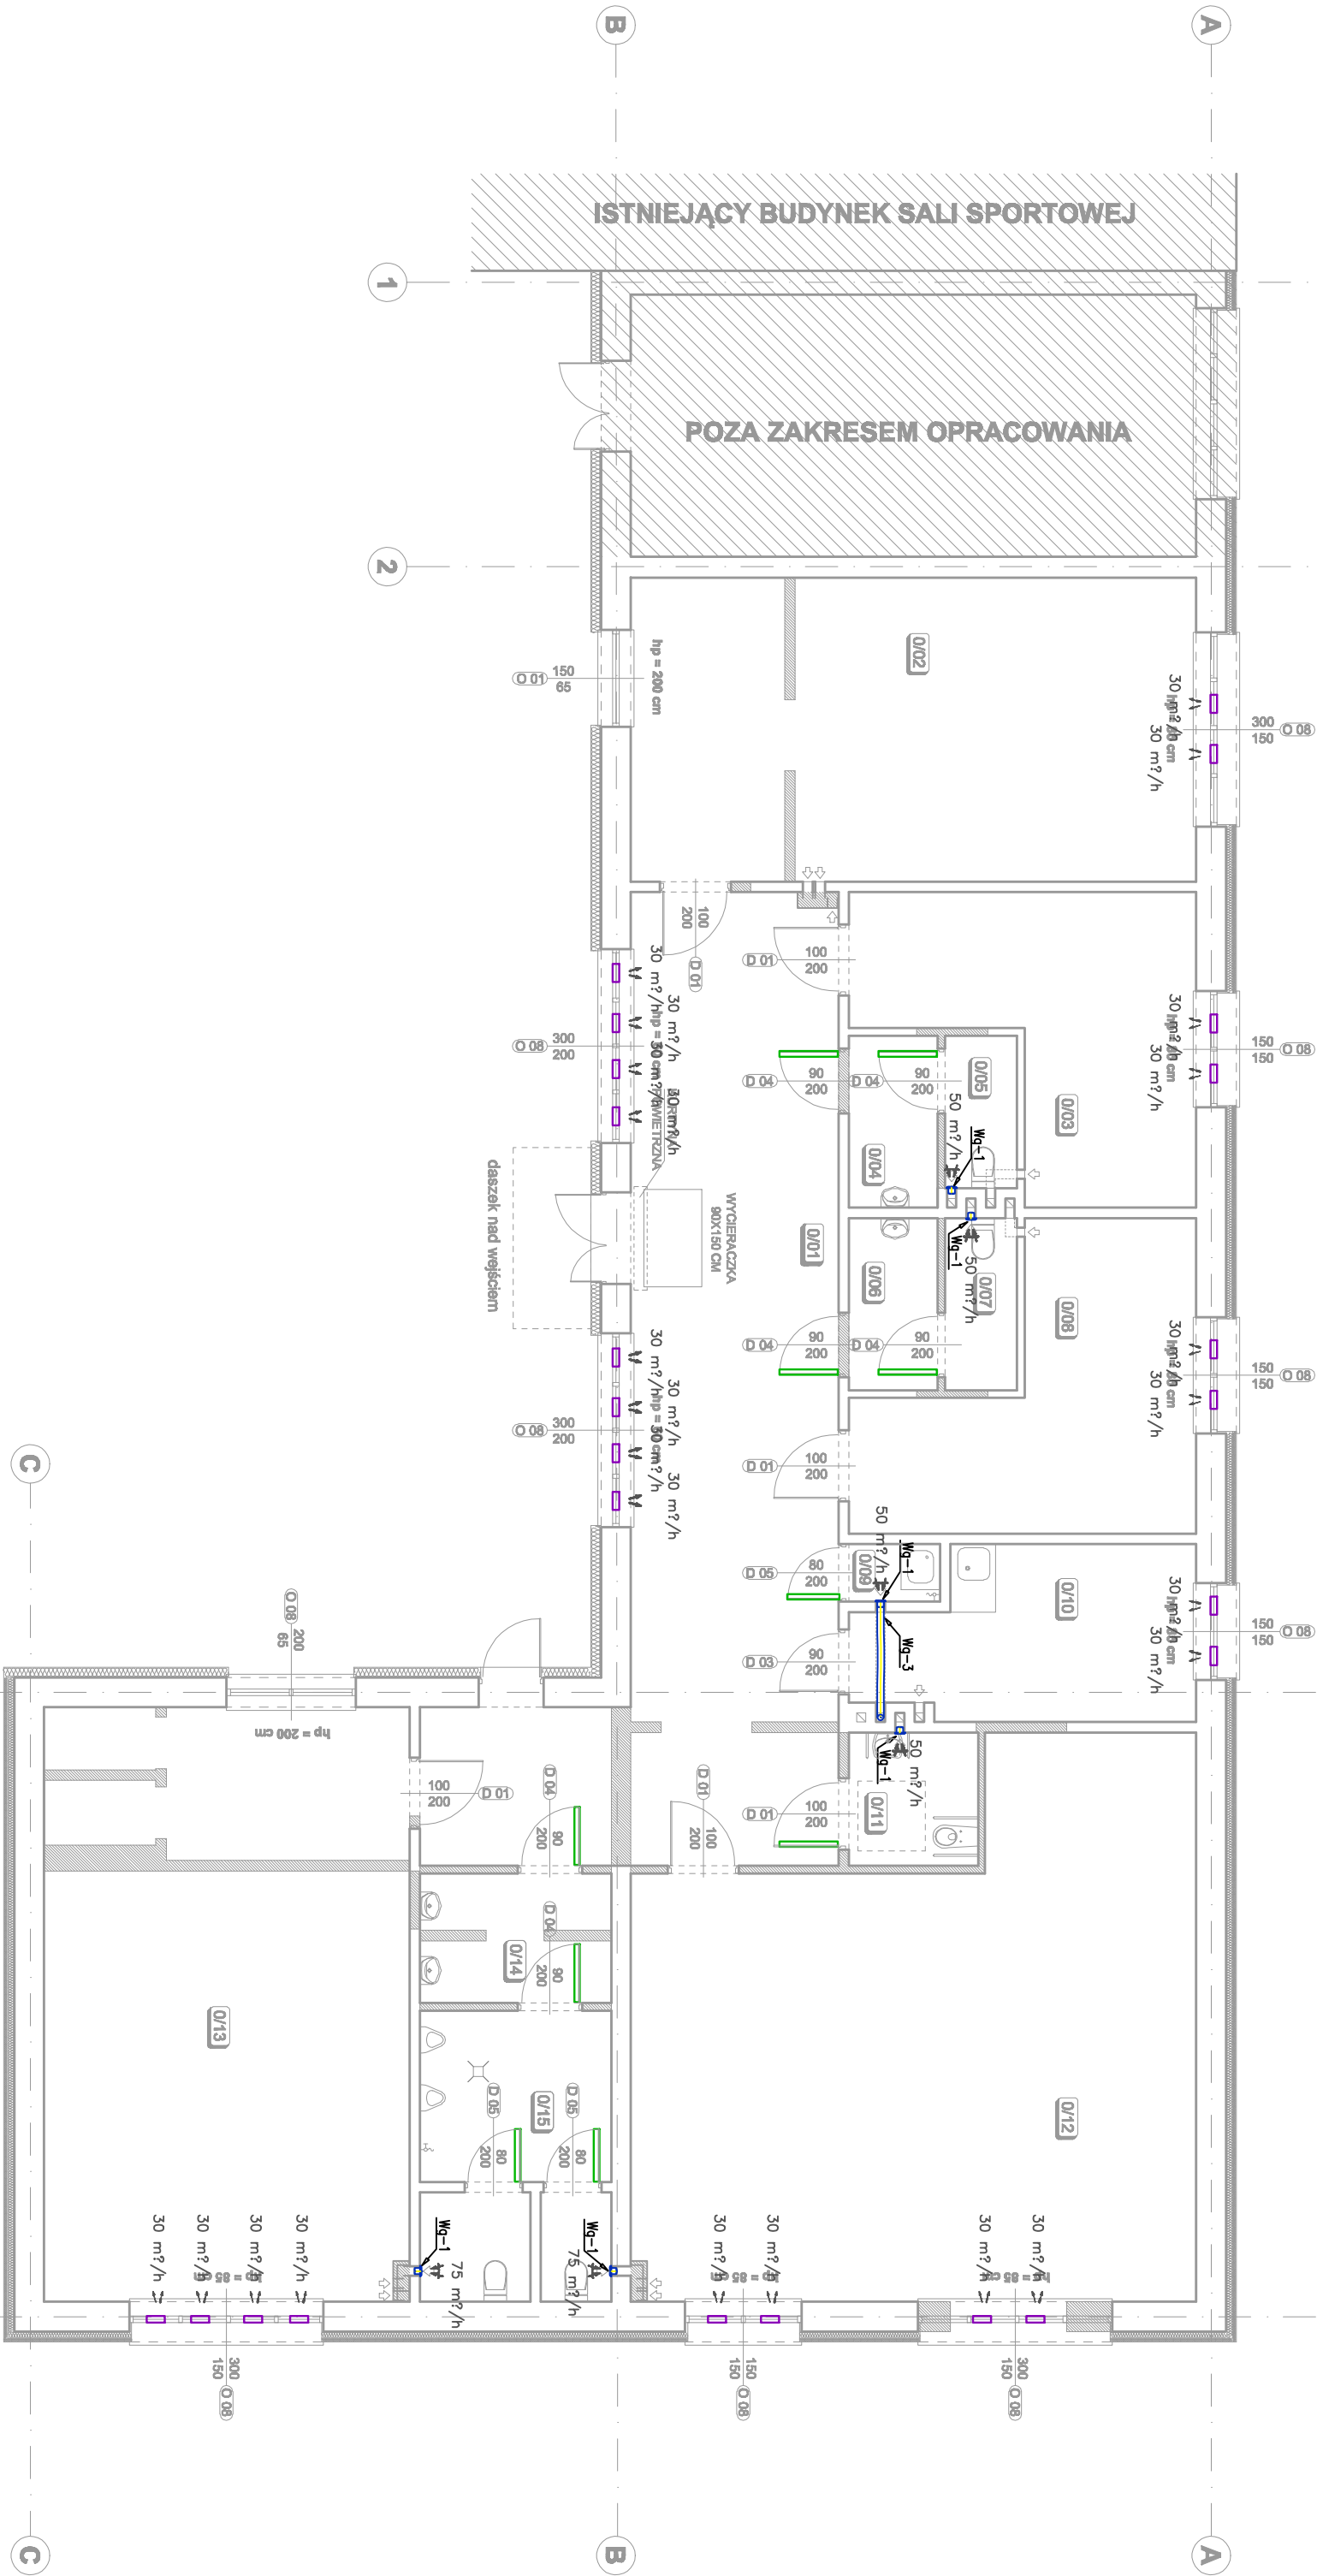

**PRZEDSIĘWZIĘCIE PROJEKTOWO-BUDOWLANE "EKOBUD" s.a.**  
Droga nr 20 B, 85-061 Działoszyn  
PRACOWNIA PROJEKTOWA:  
85-012 Łódź, ul. Tuwima 165

\* Utwór chroniony prawem autorskim - wszelkie prawa zastrzeżone \*

PROJEKT:

ADAPTACJA BUDYNKÓW ZESPÓŁU SZKOŁ. NR 2 W ALEKSANDROWIE KUJAWSKIM  
PRZY ULICY SIKORSKIEGO 3 NA PRACOWNIE KSZTAŁCENIA PRAKTYCZNEGO

LOKALIZACJA INWESTYCJI: Zespół Szkół nr 2 w Aleksandrowie Kujawskim  
ul. Sikorskiego 3  
87-700 Aleksandrów Kujawski  
dz. nr ew. 80/4, ark. mapy ewid. 28  
obryb: Aleksandrów Kujawski

Tytuł rysunku:

Instalacja wentylacji - rzut parteru

Skala: 1:100

BRANŻA:	INSTALACJE SANITARNE	PODRZĘB:	DATA: 07.2016 r.
PROJEKTANT:	dr inż. Jacek Włodek	upr. inż. 320/09/WL, 370/01/WAL, 67/00/WL, spec. Instalacyjno-techniczna w zakresie instalacji sanitarnych, bez ograniczeń	PAZD: PN
ASISTENT PROJ.	mgr inż. Małgorzata Pęczak		IS/05
SPRACUJĄCY:	inż. Jacek Dąbrowski	upr. bud. nr 200/08 w spec. Instalacji i urządzeń sanitarnych	NR STRONY: IS19