
 
 
 

 
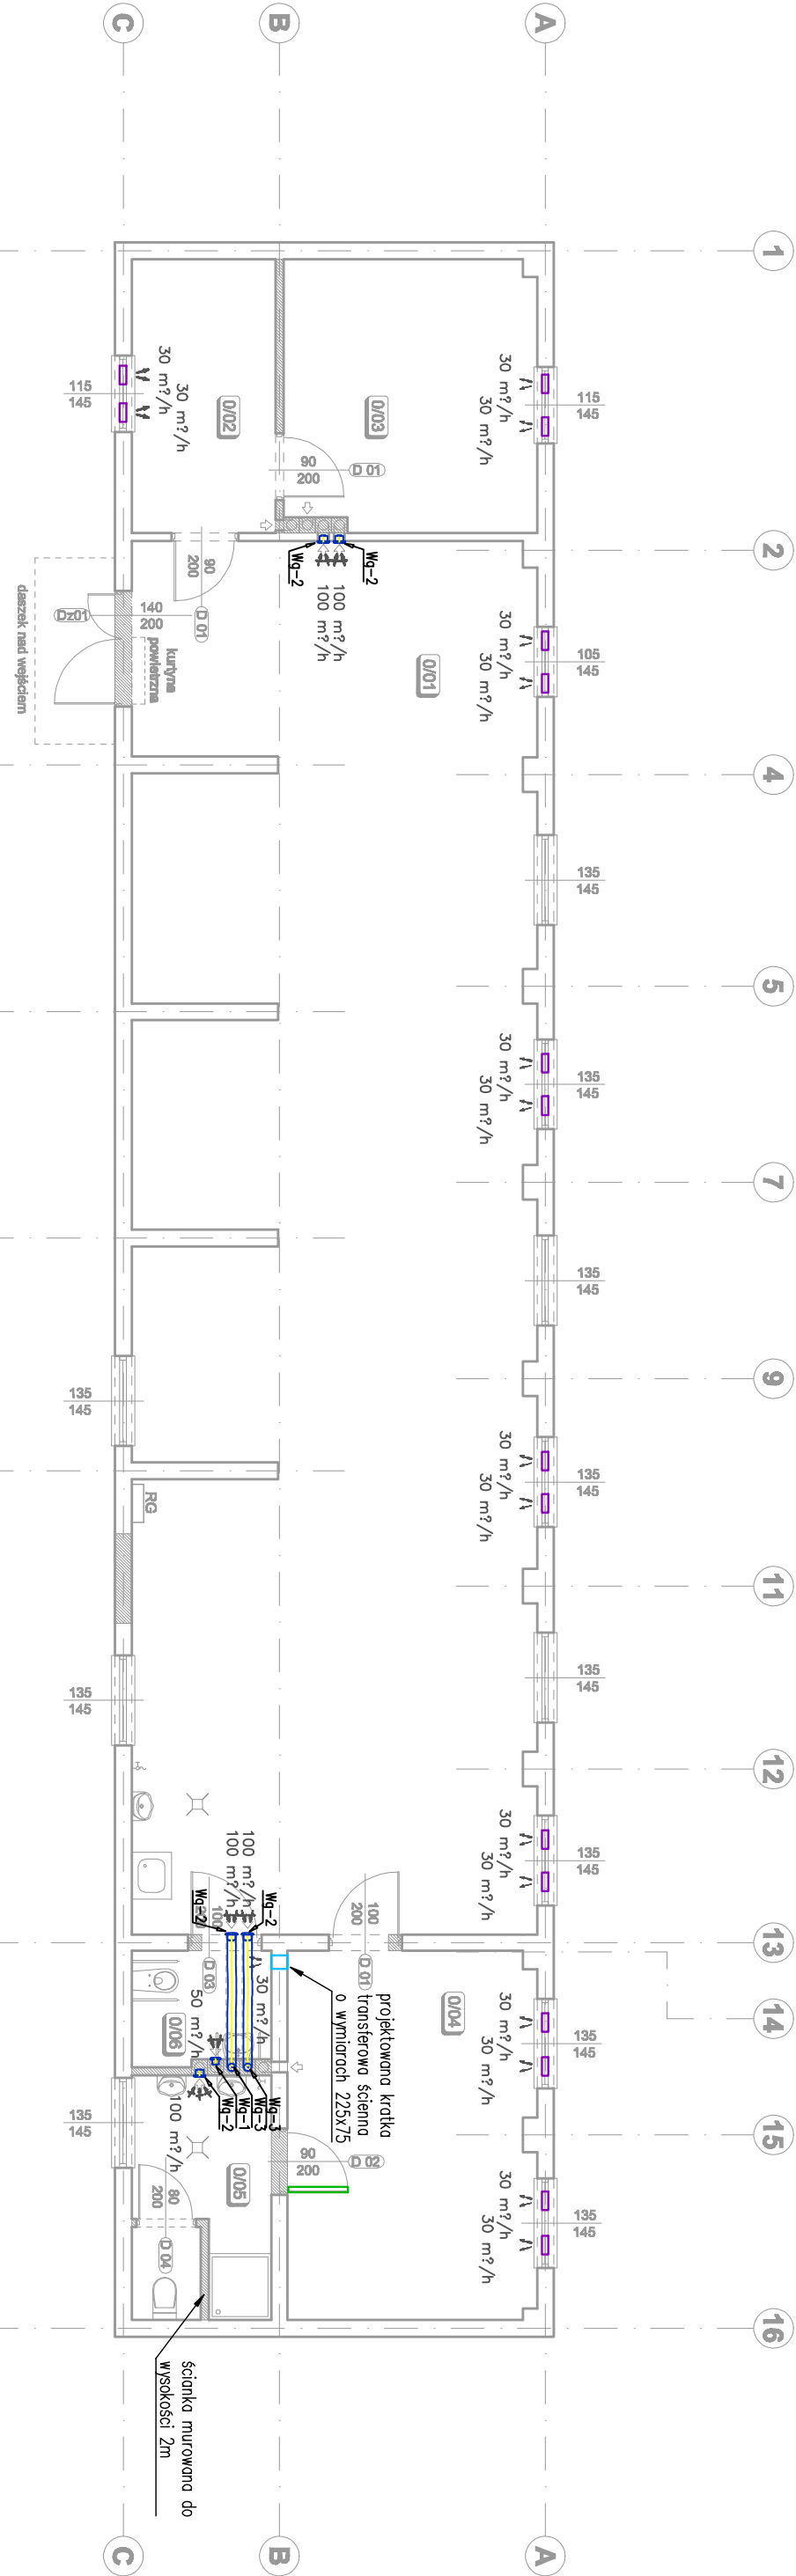


Instalacja wentylacji - rzut parteru

LEGENDA:

-  - wentylator ścienny tzw. łazienkowy
-  - kanał elastyczny Ø125
-  - nawiewnik okienny o wydajności 30m³/h
-  - podcięcie drzwi/otwory transferowe w drzwiach
-  - 400 m³/h - ilość powietrza przepływającego przez dany element
-  - kratka transferowa ścienna



PRZEDSIĘWZIENIE PROJEKTOWO-BUDOWLANE "EKOBUD" s.a.
Działalność nr 89 B. 06-601 Działalność PRACOWNIA PROJEKTOWA:
50-012 Łódź, ul. Tuwima 155

" Utwór chroniony prawem autorskim - wszelkie prawa zastrzeżone "

PROJEKT:

PRZEBUDOWA BUDYNKU ZESPÓŁU SZKÓŁ NR 2 (WARSZATAŁY II) W ALEKSANDRONIE KUJAWSKIM Z PRZEZNACZENIEM NA PRACOWNIE Kształcenia Praktycznego

LOKALIZACJA INWESTYCJI:

Zespół Szkół nr 2 w Aleksandronie Kujawskim
ul. Sikorskiego 2
87-700 Aleksandron Kujawski
dz. nr ew. 16/4, ark. mapy ewid. 29
długość: Aleksandron Kujawski

Tytuł rysunku:

Instalacja wentylacji - rzut parteru

Skala: 1:100

BRANŻA:	INSTALACJE SANITARNE		PODSPECJALNOŚĆ:	DATA: 07.2018 r.
PROJEKTANT:	dr inż. Jacek Wiśniewski	UPR. PROJ. 320/89/WK, 370/89/WK, 187/89/WK, spec. inżyniersko-technicznych w zakresie instalacji sanitarnych, bez ograniczeń	PRACOWNIA:	PW
ASPIRANT PROJ.	mgr inż. Mirosława Pęczak			IS/03
OPRACOWAŁ:	inż. Jacek Dąbrowski	UPR. BUD. nr 200/08 w spec. inżynierskiej i urządzeń sanitarnych	WERYFIKOWAŁ:	IS12