


Rzut Parteru
Instalacja Oświetlenia

ZESTAWIENIE POWIERZCHNI		
NR	NAZWA POMIESZCZENIA	Enom/Eohl [lx]
0/01	PRACOWNIA Kształcenia Praktycznego	500/529
0/02	MAGAZYN	100/256
0/03	SZATNIA	200/253
0/04	TOALETA	200/290
0/05	TOALETA	200/219

WYKONANIE INSTALACJI:

- INSTALACJE ODBIORCZE WYKONAĆ W UKŁADZIE TN-S.
- OCHRONA OD PORAŻEN PRZY DOTYKU POŚREDNIM-SAMOCZYNNIE WYŁĄCZENIE ZAŚLANIA I WYŁĄCZNIKI RÓŻNOCOPRĄDOWE.
- INSTALACJE WYKONAĆ W KORYTKACH KABLOWYCH NAD SUFITAMI PODWIESZONYMI ORAZ W TYMKU: OSPRZĘT P/T.
- INSTALACJE OŚWIETLENIA WEWNĘTRZNEGO WYKONAĆ PRZEWODEM NZXH-J O PRZĘKROJU Żył 1,5mm².
- WYSOKOŚĆ MONTAŻOWA OPRZĘTU OŚW.:
 - ŁĄCZNIKI OŚWIETLENIA h=1,5m
- POWIĄZANIE OPRAW Z ICH ŁĄCZNIKIEM LUB CZUJNIKIEM RUCHU, OZNACZONO MAŁYMI LITERAMI.
- PRZYKŁADOWE OZNACZENIE "RG/1" OZNACZA OBWÓD NR 1 Z ROZDZ. RG
- WSZYSTKIE OPRAWY AMARYJNE ORAZ EMALUACYJNE NALEŻY PODŁĄCZYĆ DODATKOWYM PRZEWODEM DO PUŚZKI INSTALACYJNEJ OBWODU OŚWIETLENIOWEGO PODSTAWOWEGO DANEGO POMIESZCZENIA Z PRZED ŁĄCZNIKA
- PRZESŁONA KABLI I PRZEWODÓW PRZETZ ŚCIANY POŻAROWE NALEŻY USZCZELNIĆ MASĄ O ODPORNOŚCI OGNIOWEJ RÓWNEJ ODPORNOŚCI OGNIOWEJ ŚCIANY.
- ROZMIESZCZENIE WENTYLATORÓW NALEŻY PORÓWNAĆ Z PROJEKTEM WENTYLACJI.
- OZNACZENIE OSPRZĘTU INSTALACYJNEGO:

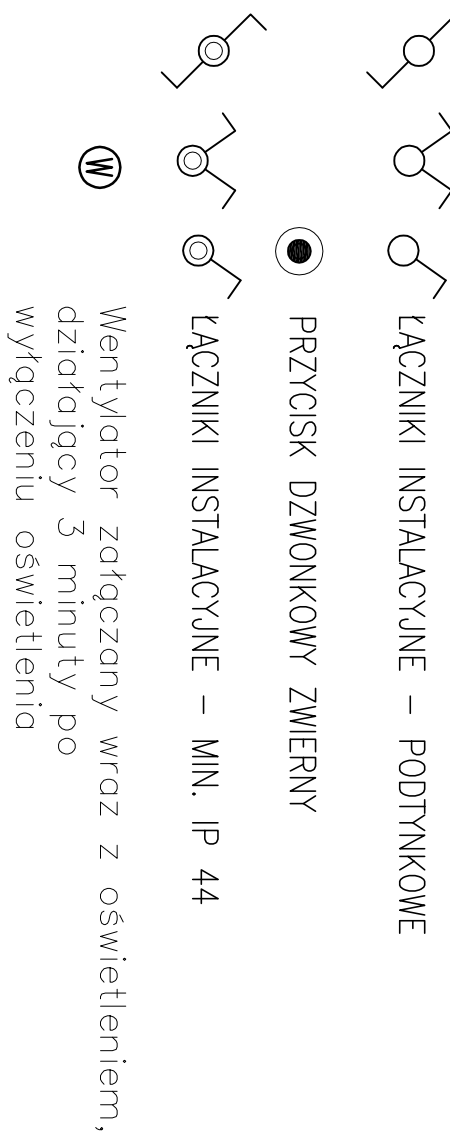

EKO

BUD

PRZEDSIĘBIORSTWO PROJEKTOWO-BUDOWLANE "EKOBU"

Dmosin Drugi nr 89 B, 95-061 Dmosin

PRACOWNIA PROJEKTOWA:

93-312 Łódź, ul. Tuszyńska 155

PROJEKT:

"UTWOR CHRONIONY PRAWEM AUTORSKIM - WSZELKIE PRAWA ZASTRZEŻONE"

LOKALIZACJA INWESTYCJI:

Zespół Szkół nr 2 w Aleksandrowie Kujawskim

ul. Sikorskiego 2

87-700 Aleksandrów Kujawski

dz. nr ew. 16/4, ark. mapy ewid. 29

TYTUŁ RYSUNKU:

Rzut Parteru

Instalacja Oświetlenia

SKALA:

1:100

BRANŻA:

Instalacje Elektryczne

PROJEKTANT:

Janusz Bogdanowski

upr. bud. 195/88, 248/89 WL w specjalności Instalacji, sieci urządzeń elektrycznych

ASYSTENT PROJ.:

Przemysław Sił

SPRAWDZAJĄCY:

inż. Zbigniew Wojnarowski

upr. bud. GP II-4346-263/76 w specjalności Instalacyjno - inżynierijnej w zakr. sieci elektrycznych (bez ograniczeń)

NR STRONY:

E/02

TYTUŁ RYSUNKU:	Rzut Parteru			SKALA:	1:100			
	Instalacja Oświetlenia							
	Instalacje Elektryczne							
BRANŻA:	Instalacje Elektryczne	PODPIS:	DATA:	07.2016 r.				
PROJEKTANT:	Janusz Bogdanowski	upr. bud. 195/88, 248/89 WL w specjalności Instalacji, sieci urządzeń elektrycznych	PRZK:	PIB				
ASYSTENT PROJ.:	Przemysław Sił		E/02					
SPRAWDZAJĄCY:	inż. Zbigniew Wojnarowski	upr. bud. GP II-4346-263/76 w specjalności Instalacyjno - inżynierijnej w zakr. sieci elektrycznych (bez ograniczeń)	NR STRONY:					