


Rzut Parteru

Instalacja Oświetlenia oraz Gniazd Wtykowych

ZESTAWIENIE POWIERZCHNI	
NR	NAZWA POMIESZCZENIA
-1/01	MAGAZYN KWIATOW
-1/02	KORYTARZ
-1/03	MAGAZYN KWIATOW

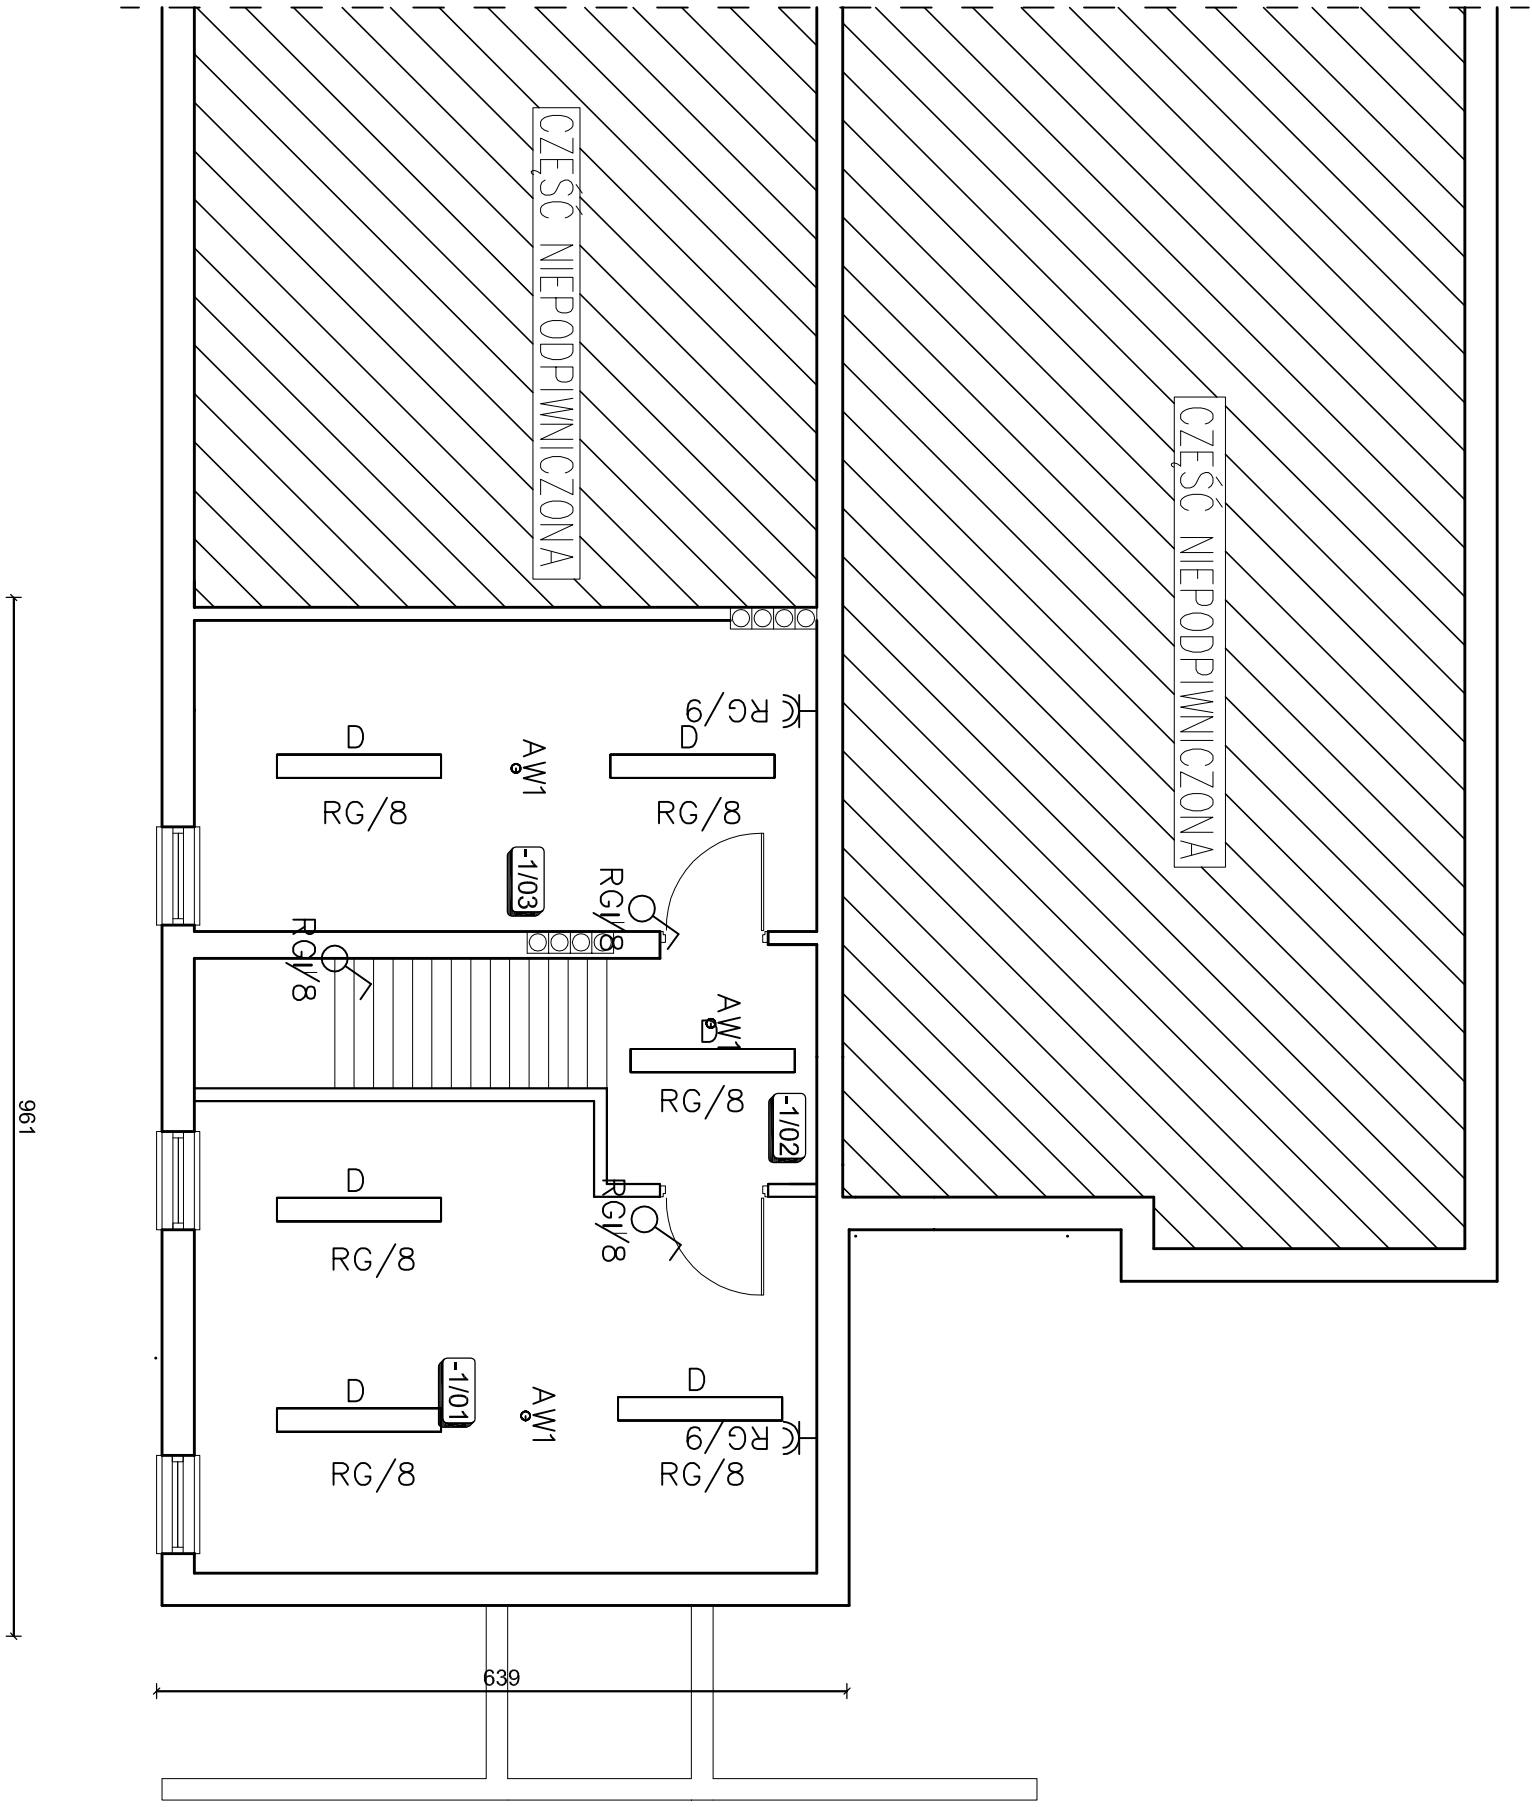

<div>FEKOBUD</div> <div>PRZEDSIĘBIORSTWO PROJEKTOWO-BUDOWLANE "FEKOBUD" s.c. Dmochin Drużni nr 89 B, 95-061 Dmochin PRACOWNIA PROJEKTOWA: 93-312 Łódź, ul. Tuszyńska 155</div>			
" Utwór chroniony prawem autorskim - wszelkie prawa zastrzeżone "			
PROJEKT:			
PRZEBUDOWA BUDYNKU PRZY ZESPOLE SZKÓŁ NR 2 W ALEKSANDROWIE KUJAWSKIM Z PRZEZNACZENIEM NA PRACOWNIE KSZTAŁCENIA PRAKTYCZNEGO (OGRODNIK)			
LOKALIZACJA INWESTYCJI: Zespół Szkół nr 2 w Aleksandrowie Kujawskim ul. Sikorskiego 2 87-700 Aleksandrow Kujawski dz. nr ew. 90/4, ark. mapy ewid. 28			
Tytuł rysunku	Rzut Piwnicy Instalacja Oświetlenia oraz Gniazd Wtykowych		Skala: 1:100
BRANŻA:	Instalacje Elektryczne	PODPIS:	DATA: 07.2016 r.
PROJEKTANT:	Janusz Bojanowski	upr. bud. 156/88, 248/89 WŁ. w specjalności instalacji, sieci urządzeń elektrycznych	FAZA: P/B
ASISTENT PROJ.	Przemysław Sili		NR RYSUNKU: E/01
SPRAWOZDAJCĄ:	Ing. Zbigniew Wojanowski	upr. bud. GP II-8346-263/76 w specjalności instalacyjno - inżynierii w zask. sieci elektrycznych (bez ograniczeń)	NR STRONY: